




LEGENDA: IMPIANTO ELETTRICO	
	POZZETTO DI DISTRIBUZIONE
	CANDOTTO INTERNO
	POZZO ESTERNO MICROFORNO
	MODULO CANCELLLO CARIANO
	APP. ILLUMINANTE IP20 SIMBALE LED 70W - MONOPHASE TESTA MANO 18m
	APP. IL. IPO SIMBALE LED 70W - MONOPHASE TESTA MANO 18m CON SBRACCIO
	TELECAMERA CIRCULIRO 1/CC
	COMANDO DI EMERGENZA

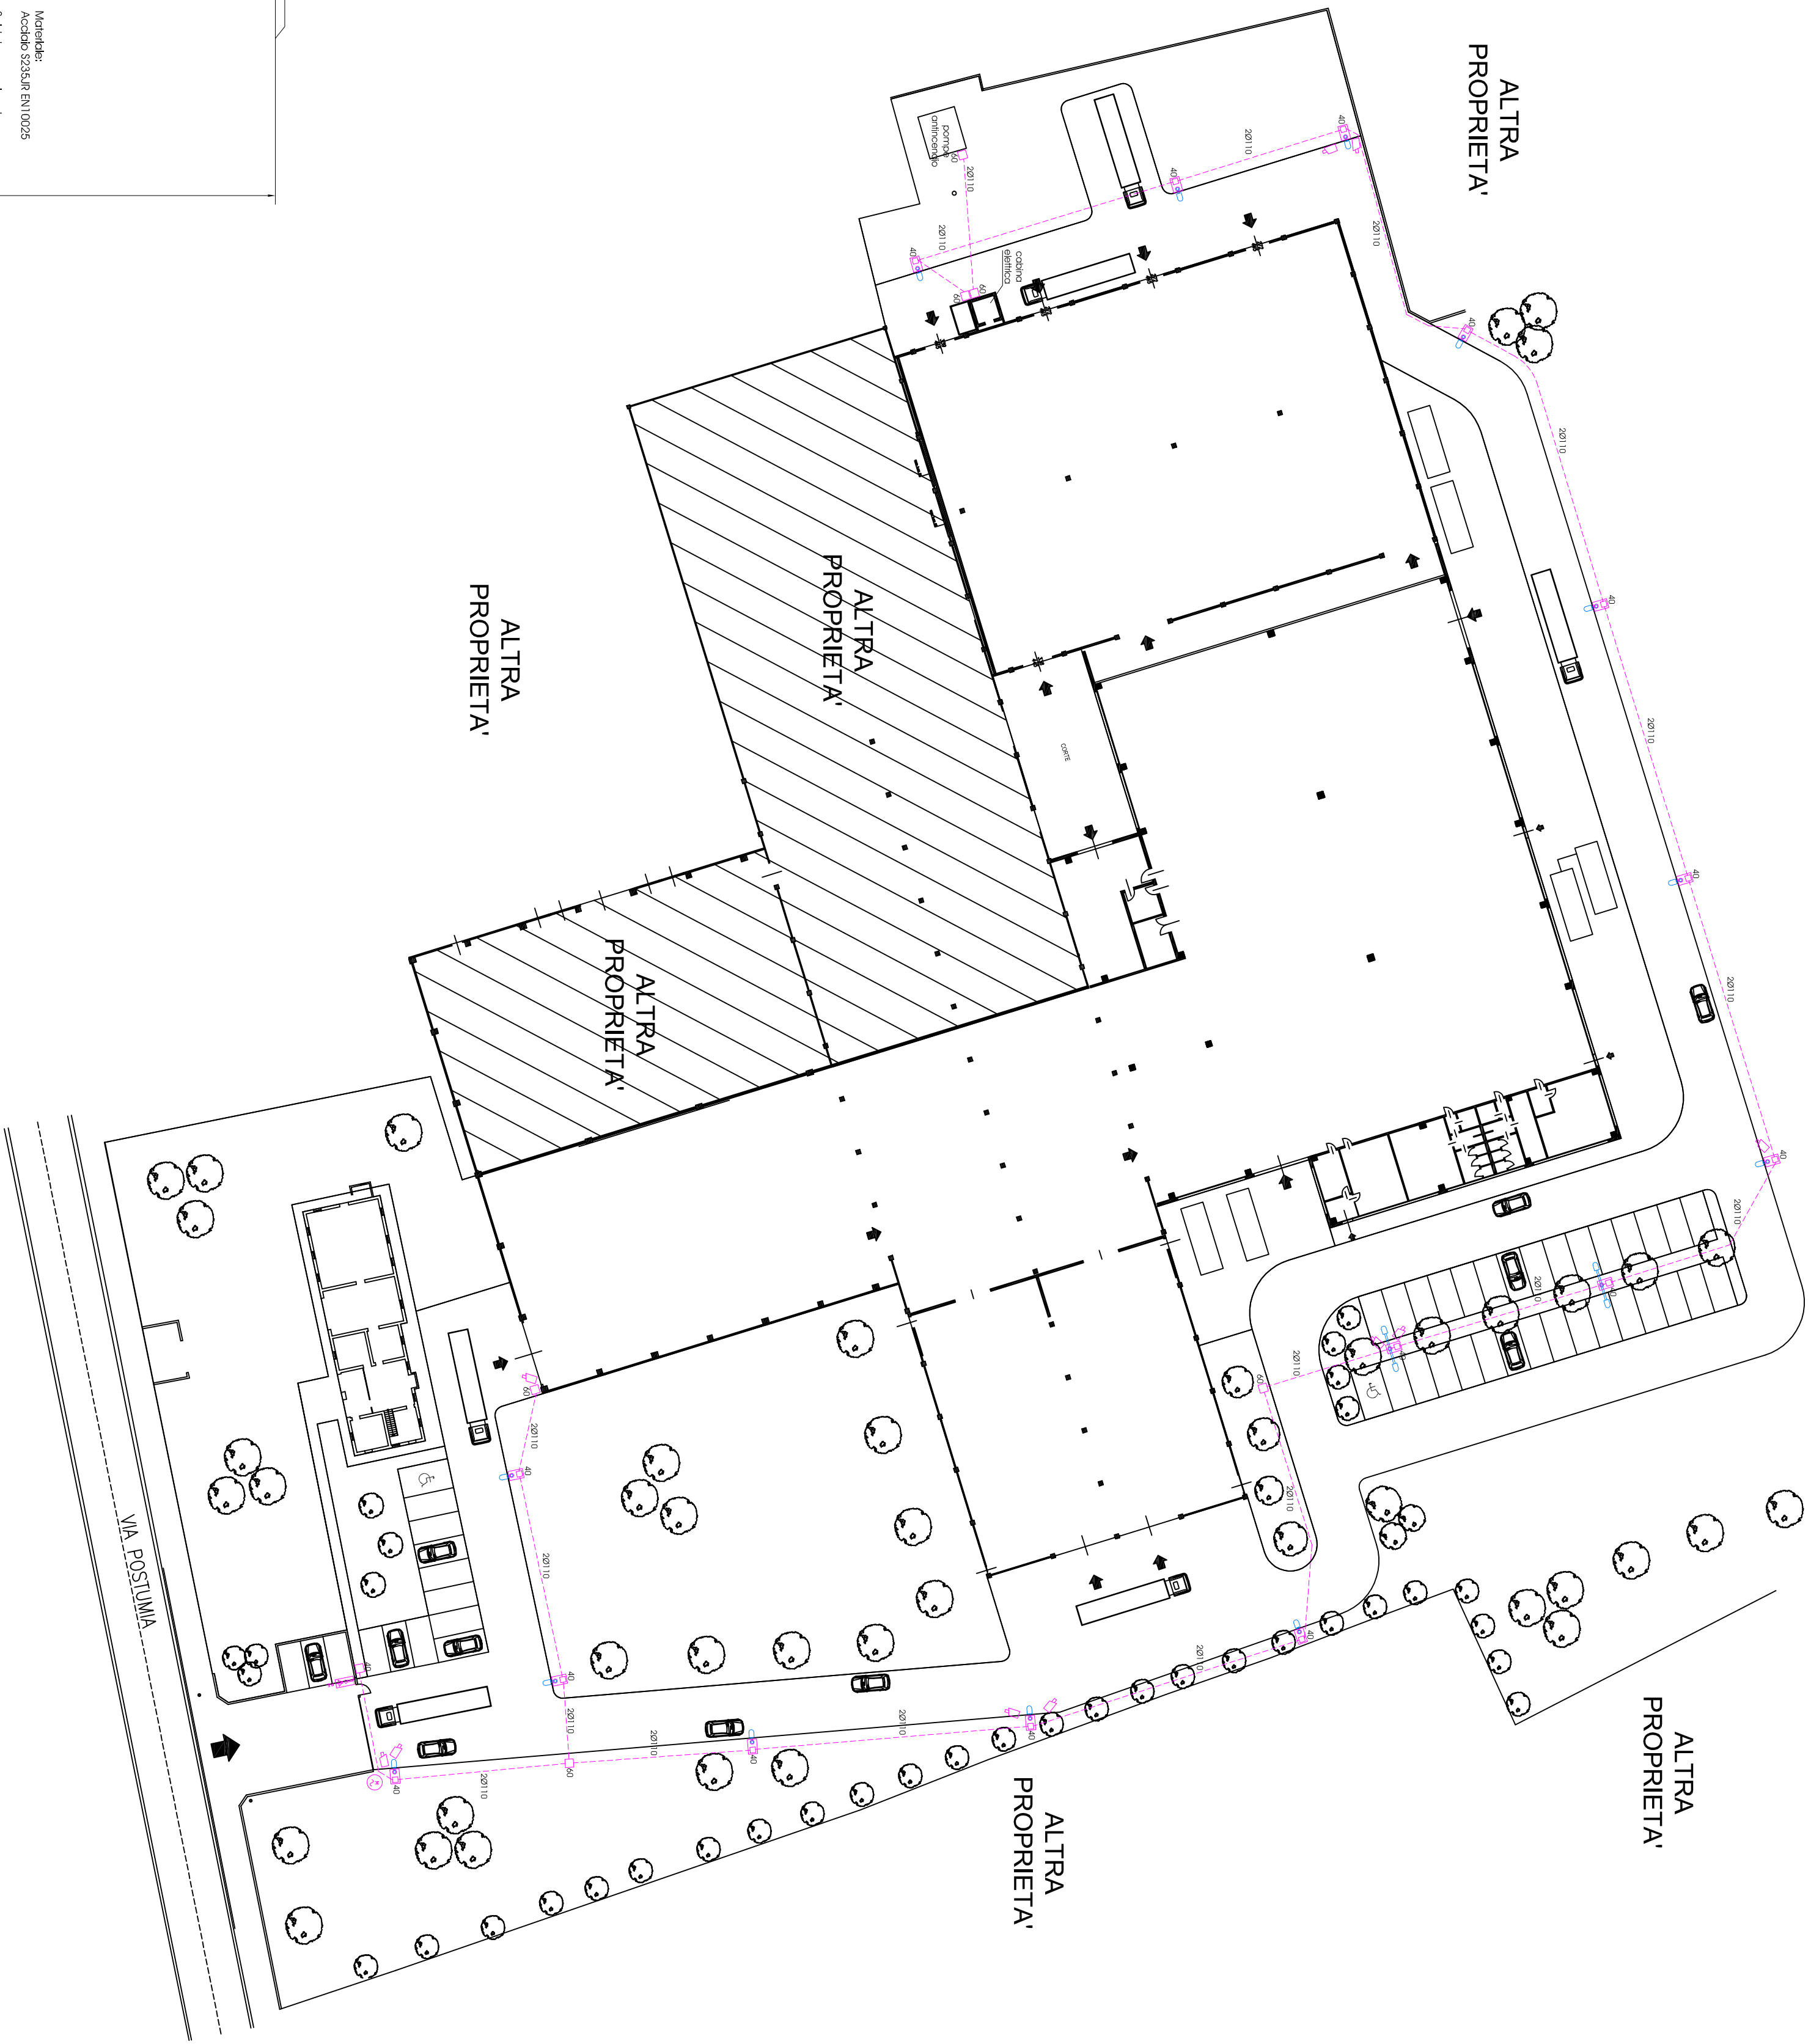


PLANIMETRIA scala 1:500

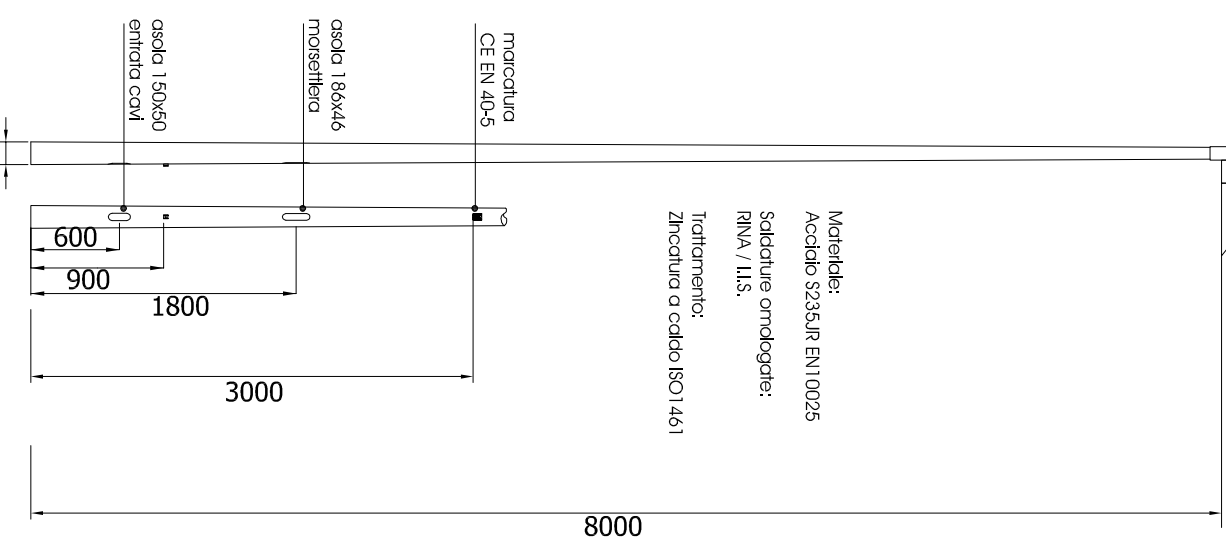


Particolare apparecchi ill. esterni

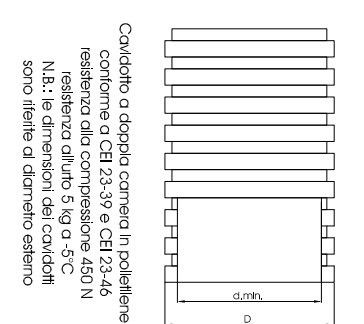

Particolare cavi condotti

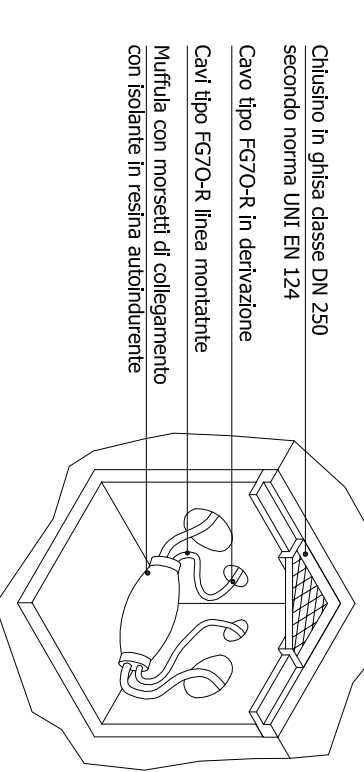

Particolare collegamenti elettrici entro pozzetti

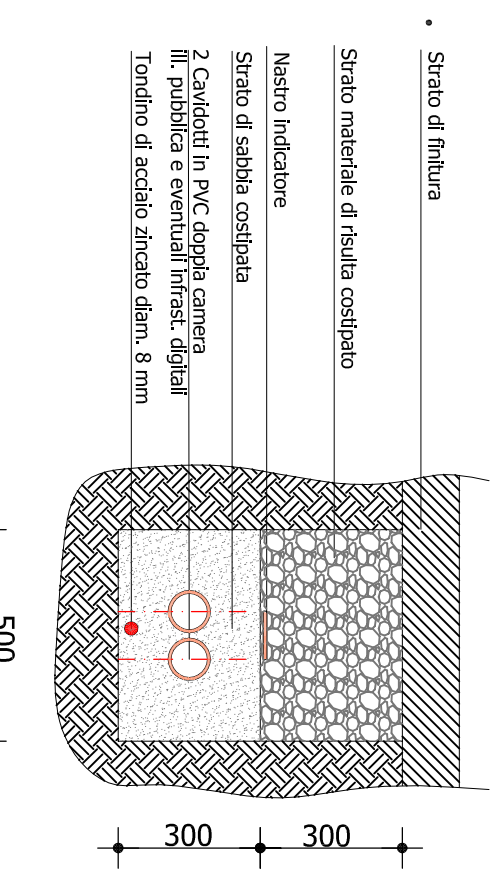

Particolare posa cavi condotti interrati

REGIONE VENETO
Provincia di Treviso
Comune di Frazzese Veneto
Via F. Sestini
31040 Selve del Montello (TV)

Progetto impianto elettrico di fabbricato ad uso industriale

codice elaborato	scala elaborato	descrizione
PP IE EG 02	1:500	Impianti esterni

fine progetto	PROGETTO PRELIMINARE
---------------	----------------------

Il progettista:
FLEX SERVICE S.R.L.
Via Luigi Pastro, 166
31040 Selve del Montello (TV)

Il Progettista	
PROGETTO	PROGETTO PRELIMINARE

no.	data	revisione	commento
01	24/11/2016		Prv. Inc. Garanto Prossimo
02	20/16	07/5 PP IE EG 02.dwg	data emissione: 24/11/2016

Al termini di legge si riserva la proprietà di questo elaborato che non potrà essere riprodotto, utilizzato o o reso noto a terzi in tutto o in parte prima della firma autografa e del timbro o senza autorizzazione, secondo quanto previsto dalla Legge 22/04/41 n. 633 - del 2075